

**Legende**


**Leistungen**

**Bestand**

- Telekommunikations-, Strom-, Gasleitung
- Gasseitung
- Regenwasser-Freisiegelleitung mit Schacht / Schachtbezeichnung und Haltungsbeschreibung
- Mäßenablaufschacht
- Straßenablauf mit Anschlusleitung
- Schmutzwasser-Freisiegelleitung mit Schacht / Schachtbezeichnung und Haltungsbeschreibung
- Drainageleitung mit Absetz- und Kontrollschacht
- Trinkwasserleitung
- Energiekabel
- Einzugsfläche mit Bemessungen, Flächennummer und Teilflächen mit Abflussbeiwert
- Hochpunkt
- Tiefpunkt
- Fahrbahnvermessung

**Kataster**

- Flurstücksgrenze
- Flurstücknummer
- Höhenlinien

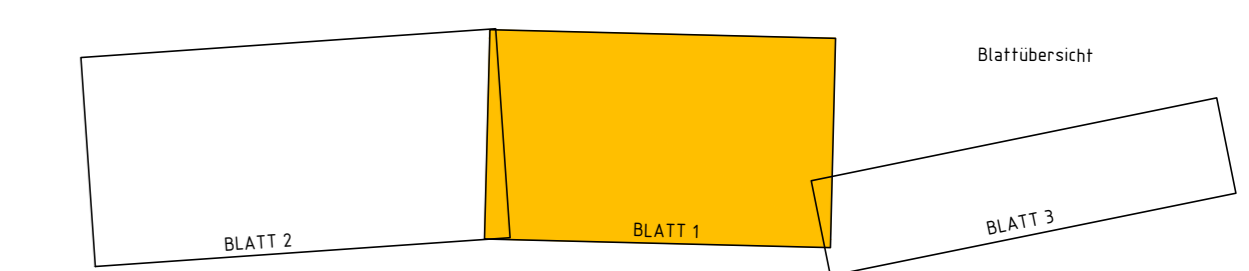

Entwurfsbearbeitung: G.U.B. Ingenieur AG An der Fahrt 13 55124 Mainz Telefon: +49 6131 21846-0 Telefax: +49 6131 21846-29 Internet: www.gub-ing.de E-Mail: info@gub-mainz.de		Projekt-Nr.: MBS_130666	
		Datum	Zeichen
		bearbeitet: 25.07.2016	M. Blaschek
		gezeichnet: 08.07.2016	C. Klöckner
		geprüft: 29.09.2016	L. Stephan

**Planfeststellung**


**Rheinland-Pfalz**  
 Landesbetrieb Mobilität  
 Kaiserslautern  
 Morlaurer Straße 20 · 67657 Kaiserslautern  
 Tel: 0631/3631-0 · Fax: 0631/3631-225

<b>B10</b> Umbau der AS K56 Neubau der Rastanlage Wilgartswiesen	Anlage: 8											
	Blatt Nr.: 1											
	Maßnahmen Nr.: A.32-08-0021.01											
	<table border="1"> <thead> <tr> <th></th> <th>Datum</th> <th>Name</th> </tr> </thead> <tbody> <tr> <td>bearbeitet</td> <td></td> <td></td> </tr> <tr> <td>gezeichnet</td> <td></td> <td></td> </tr> <tr> <td>geprüft</td> <td></td> <td></td> </tr> </tbody> </table>		Datum	Name	bearbeitet			gezeichnet			geprüft	
	Datum	Name										
bearbeitet												
gezeichnet												
geprüft												
Entwässerungslageplan 01, Maßstab 1:500 von NK: 6713008 nach NK: 6713021												

Entwurfsprüfung:	Datum	Name
Straßenplanung:		
Landespflege:		
Wasserwirtschaft:	23.05.2017	Deutsch
Immissionsschutz:		
Fachgruppenleiter Planung:	24.05.2017	Zodet
Nr. Art der Änderung	Datum	Name
1		
2		
3		
4		

aufgestellt: Kaiserslautern, den 24.05.2017	
gez. R.Lutz	
Dienststellenleiter	

**B - B**  
RQ Kreisverkehrsplatz

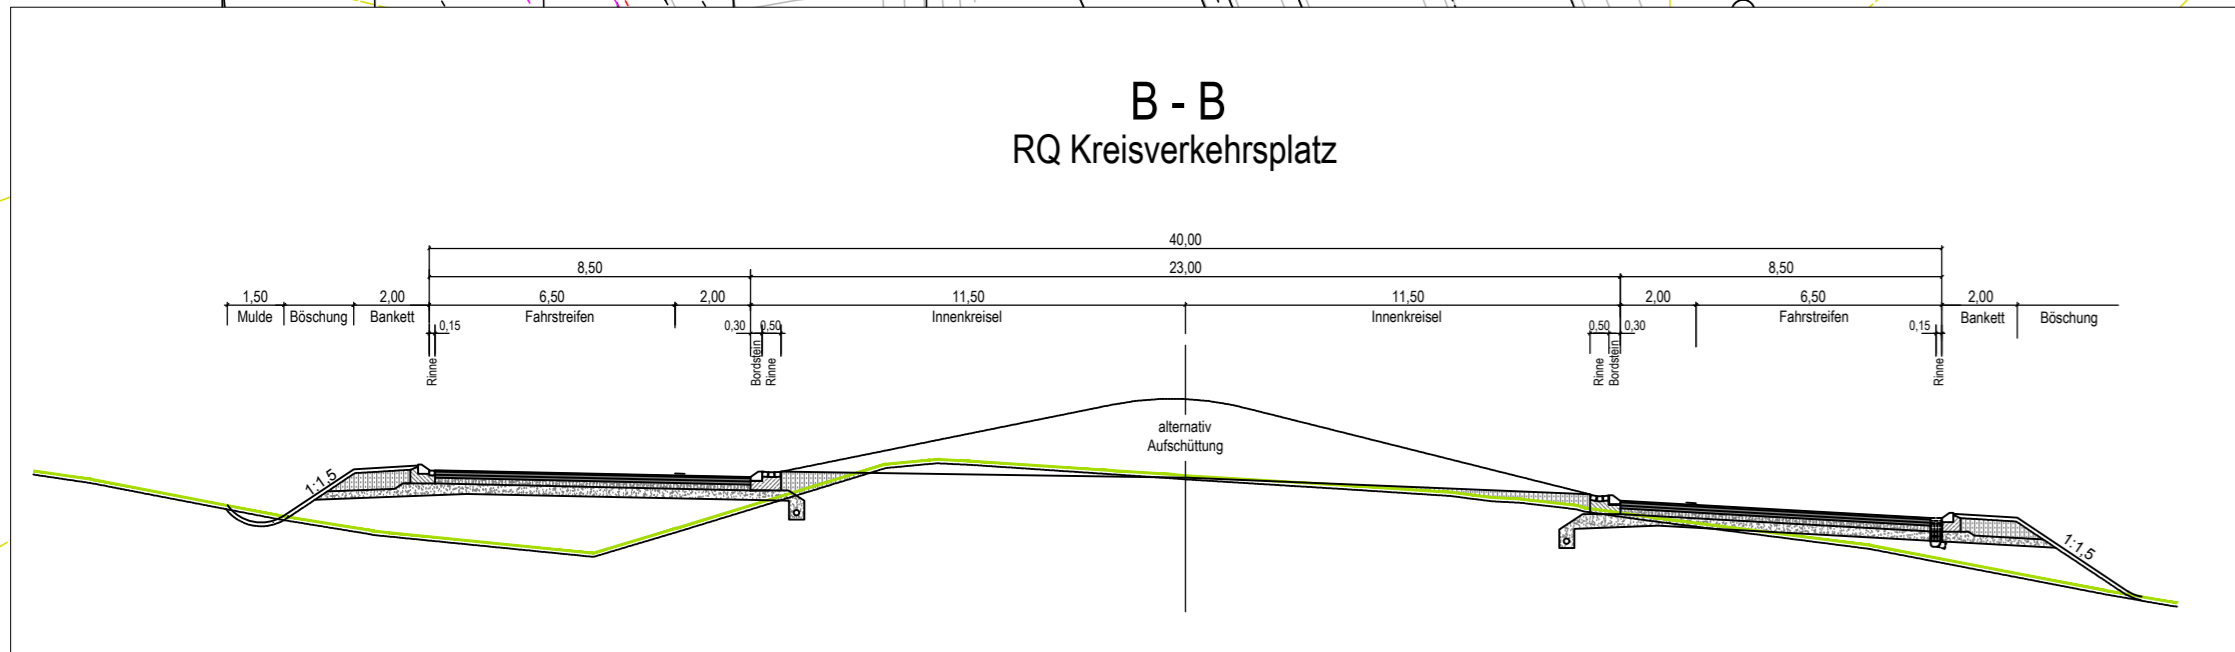

**A - A**  
RQ Rampe Ausfahrt B10

